


Urząd Miasta Ząbki
Referat Inwestycji
ul. Wojska Polskiego 10
05-091 Ząbki

Akceptuję *poradnik*
w załączniku
Kierownik Referatu Inwestycji
18.11.2022
Radosław Hernik

dr inż. Agnieszka Halicka
uprawnienia do projektowania
bez ograniczeń w specjalności instalacyjnej
w zakresie sieci, instalacji i urządzeń
ciepłych, wentylacyjnych, gazowych
wodociągowych i kanalizacyjnych
nr ewid. MAZ/0200/POOS/08

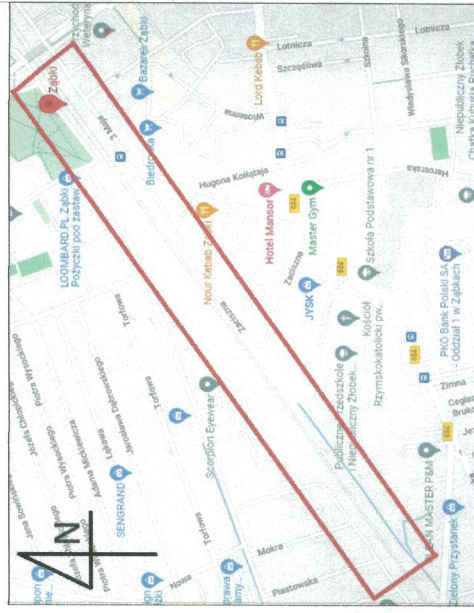

Jednostka projektowa



ul. Gąbińska 975
01-703 Warszawa
tel. 605 890 100 , 502 337 895
e-mail: biuro@gwks.com.pl
www.gwks.pl

Spółka z ograniczoną odpowiedzialnością

Investor



Miasto Ząbki
ul. Wojska Polskiego 10
05-091 Ząbki

Nazwa opracowania

"Opracowanie dokumentacji projektowo-kosztorysowej budowy
kanalizacji deszczowej w rejonie ul. Piłsudskiego w Ząbkach"

Tytuł opracowania **PROJEKT ZAGOSPODAROWANIA TERENU**
budowy kanalizacji deszczowej w rejonie ul. Piłsudskiego w Ząbkach wraz z
przebudową fragmentu rowu oraz z odprowadzeniem wód deszczowych do rowu
zlokalizowanego na działce nr 1/2, obręb 03-02

PROJEKT ZAGOSPODAROWANIA TERENU		
Funkcja	Imię i nazwisko	Podpis
Projektował	dr inż. Agnieszka Halicka w zakresie inst. sanit.	<i>[Signature]</i>
Opracował	Dominik Rek	<i>[Signature]</i>
Sprawił	mgr inż. Beata Skorupitńska w zakresie inst. sanit.	<i>[Signature]</i>
Data	11.2022	Skala 1:500 Nr rys. 1