



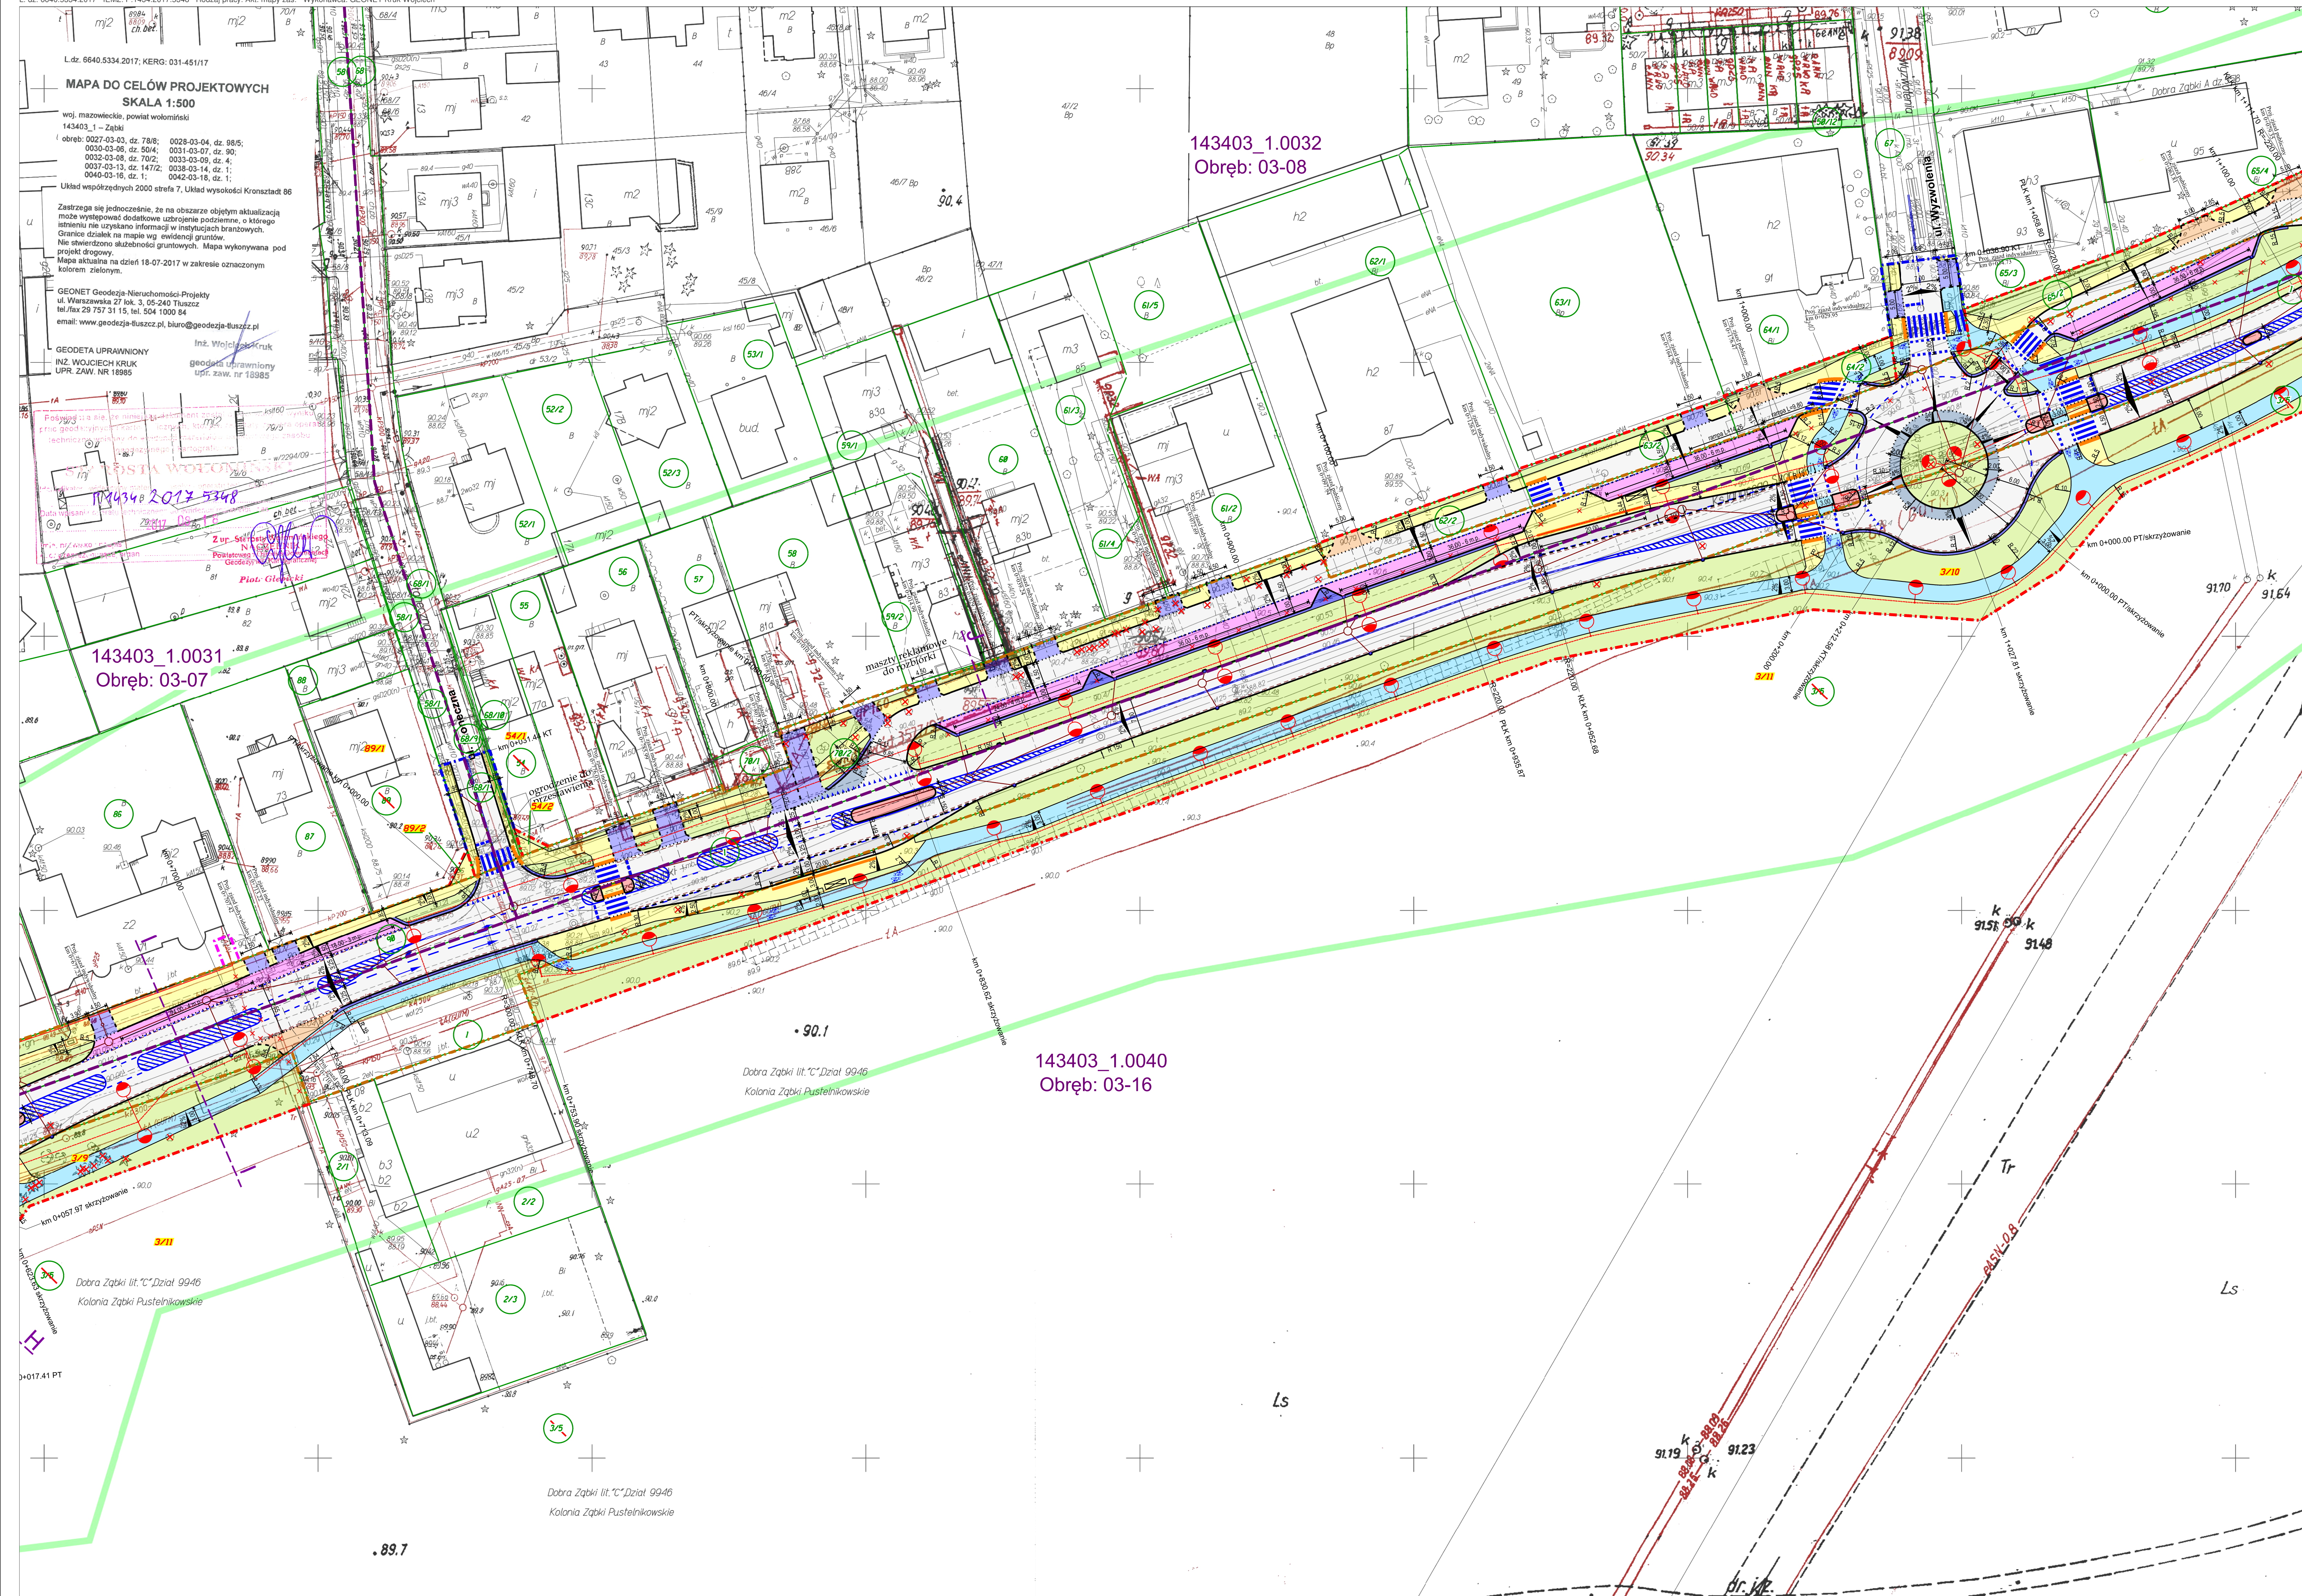

LEGENDA

- krawężnik wystający 20x30
- krawężnik obniżony 20x22
- opornik 12x25
- obrzeże chodnikowe 8x30
- jezdnia (nowa nawierzchnia asfaltowa)
- chodnik (kostka betonowa)
- ścieżka rowerowa i pieszo-rowerowa (nawierzchnia asfaltowa)
- zjazdy indywidualne i publiczne (kostka betonowa)
- zatoki postojowe (kostka betonowa)
- zatoki autobusowe (nawierzchnia betonowa)
- projektowana zielen
- pobocze (kruszywo)
- wyspa dzieląca (kostka betonowa)
- opaska (kostka betonowa)
- poszerzenia jezdni, wyniesienia jezdni (kostka kamienna)
- chodnik (żółte płytki z wybrzuszeniami)
- elementy organizacji ruchu (pokazane informacyjnie)
- przekroje poprzeczne
- row istniejący do konserwacji w trybie bieżącego utrzymania
- projektowany kabel oświetleniowy (oświetlenie uliczne - element drogi)
- projektowane słupy oświetleniowe (oświetlenie uliczne - element drogi)
- projektowana kanalizacja deszczowa (odwodnienie - element drogi)
- projektowane studzienki rewizyjne (odwodnienie - element drogi)
- projektowane studzienki wpustowe (odwodnienie - element drogi)
- granica aktualizacji mapy do celów projektowych
- obrzeża
- działki mapy ewidencyjnej
- linia rozgraniczająca nieruchomości lub ich części tworzące istniejący pas drogowy drogi wojewódzkiej 634
- linia rozgraniczająca nieruchomości lub ich części tworzące projektowany pas drogowy drogi wojewódzkiej 634 (linia rozgraniczająca teren inwestycji)
- linia graniczna nieruchomości lub ich części z których korzystanie będzie ograniczone ze względu na przebudowę innych dróg publicznych
- linia graniczna nieruchomości lub ich części z których korzystanie będzie ograniczone ze względu na przebudowę istniejącej sieci uzbrojenia terenu
- istniejące sieci uzbrojenia terenu przeznaczone do rozbiórki
- budowa/przebudowa sieci elektroenergetycznej (sieć napowietrzna)
- budowa/przebudowa sieci elektroenergetycznej (podziemna linia kablowa)
- przebudowa istniejącego przyłącza elektroenergetycznego
- budowa sieci telekomunikacyjnej (podziemna linia kablowa/studnia telekomunikacyjna)
- budowa przyłącza kanalizacji deszczowej
- budowa sieci wodociągowej
- budowa sieci gazowej

Potwierdzam zgodność kopii mapy z oryginałem o identyfikatorze P.1434.2017.5348 z dnia 18.08.2017, oznaczonym numerem 6640.5334.2017, podpisanym przez geodetę uprawnionego inż. Wojciecha Kruka.

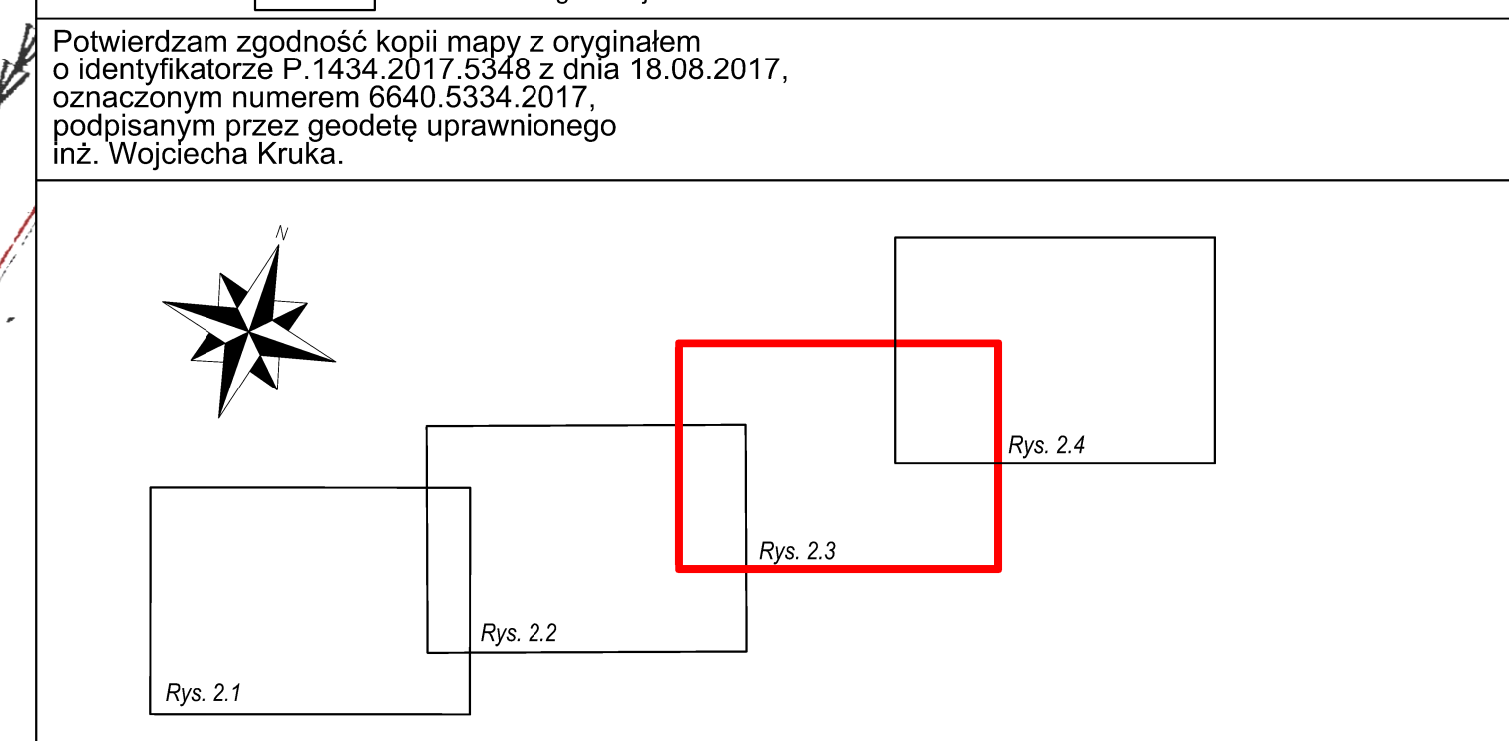

Rozbudowa drogi wojewódzkiej nr 634 (ulicy Księdra Skorupki w Ząbkach, powiat wołomiński)

PROJEKT ZAGOSPODAROWANIA TERENU				SKALA: 1:500
BIURO PRAC INŻYNIERSKICH 02-785 Warszawa, ul. Puszczyńska 18a / 8 tel.: 22 855 14 20, 22 855 14 21, faks: 22 641 72 23 www.bpi.waw.pl, e-mail: biuro@bpi.waw.pl				
zespol projektowy:	imię i nazwisko:	nr uprawnień:	branża:	podpis:
projektant	mgr inż. Sebastian Fijałkowski	MAZ/0200/PBD/17	drogowa	
sprawdzający	dr inż. Andrzej Cielecki	MAZ/0028/PWOD/10	drogowa	
projektant	mgr inż. Danuta Gulczyńska	SI-5/88	sanitarna (wodociągowa, kanalizacyjna)	
sprawdzający	mgr inż. Barbara Karpińska	SI-275/88	sanitarna (wodociągowa, kanalizacyjna)	
projektant	mgr inż. Wiesław Wesołowski	SI-221/90	sanitarna (gazowa)	
sprawdzający	mgr inż. Robert Szatkowski	MAZ/0435/PWOS/12	sanitarna (gazowa)	
projektant	mgr inż. Małgorzata Myszkó	1310/98/U	telekomunikacyjna	
sprawdzający	mgr inż. Jerzy Lewczyński	DTK-WSB/02502/04/U	telekomunikacyjna	
projektant	mgr inż. Marcin Waszczuk	MAZ/0554/PWOC/14	energetyka i oświetlenie uliczne	
sprawdzający	mgr inż. Bartłomiej Harwas	MAZ/0419/POCE/05	energetyka i oświetlenie uliczne	
Rys. 2.3		Warszawa, maj 2020		str. 38